


1.1 视频图像信息存储的时间不应少于30d。

联动信号总线：
1*MDZN-RVVS-2x1.5-1xSC20
DC24V电源线：
1*WDZN-RVV-2x4-SC20
消防电话总线：
1*WDZN-RWP-2x1.0-SC20
消防广播总线：
1*WDZ-RWP-2x1.5-SC20
电气火灾监控：
WDZN-RWP-2x1.0-SC20
应急照明通信线：
1*WDZN-RWVS-2x1.5-SC20
消防电源监控线：
WDZN-RWVS-2x1.5(通信线)
+WDZN-RVV-2x2.5(电源线)SC20(共管线)(新增)

由办公楼弱电机房兼监控机房埋地引入

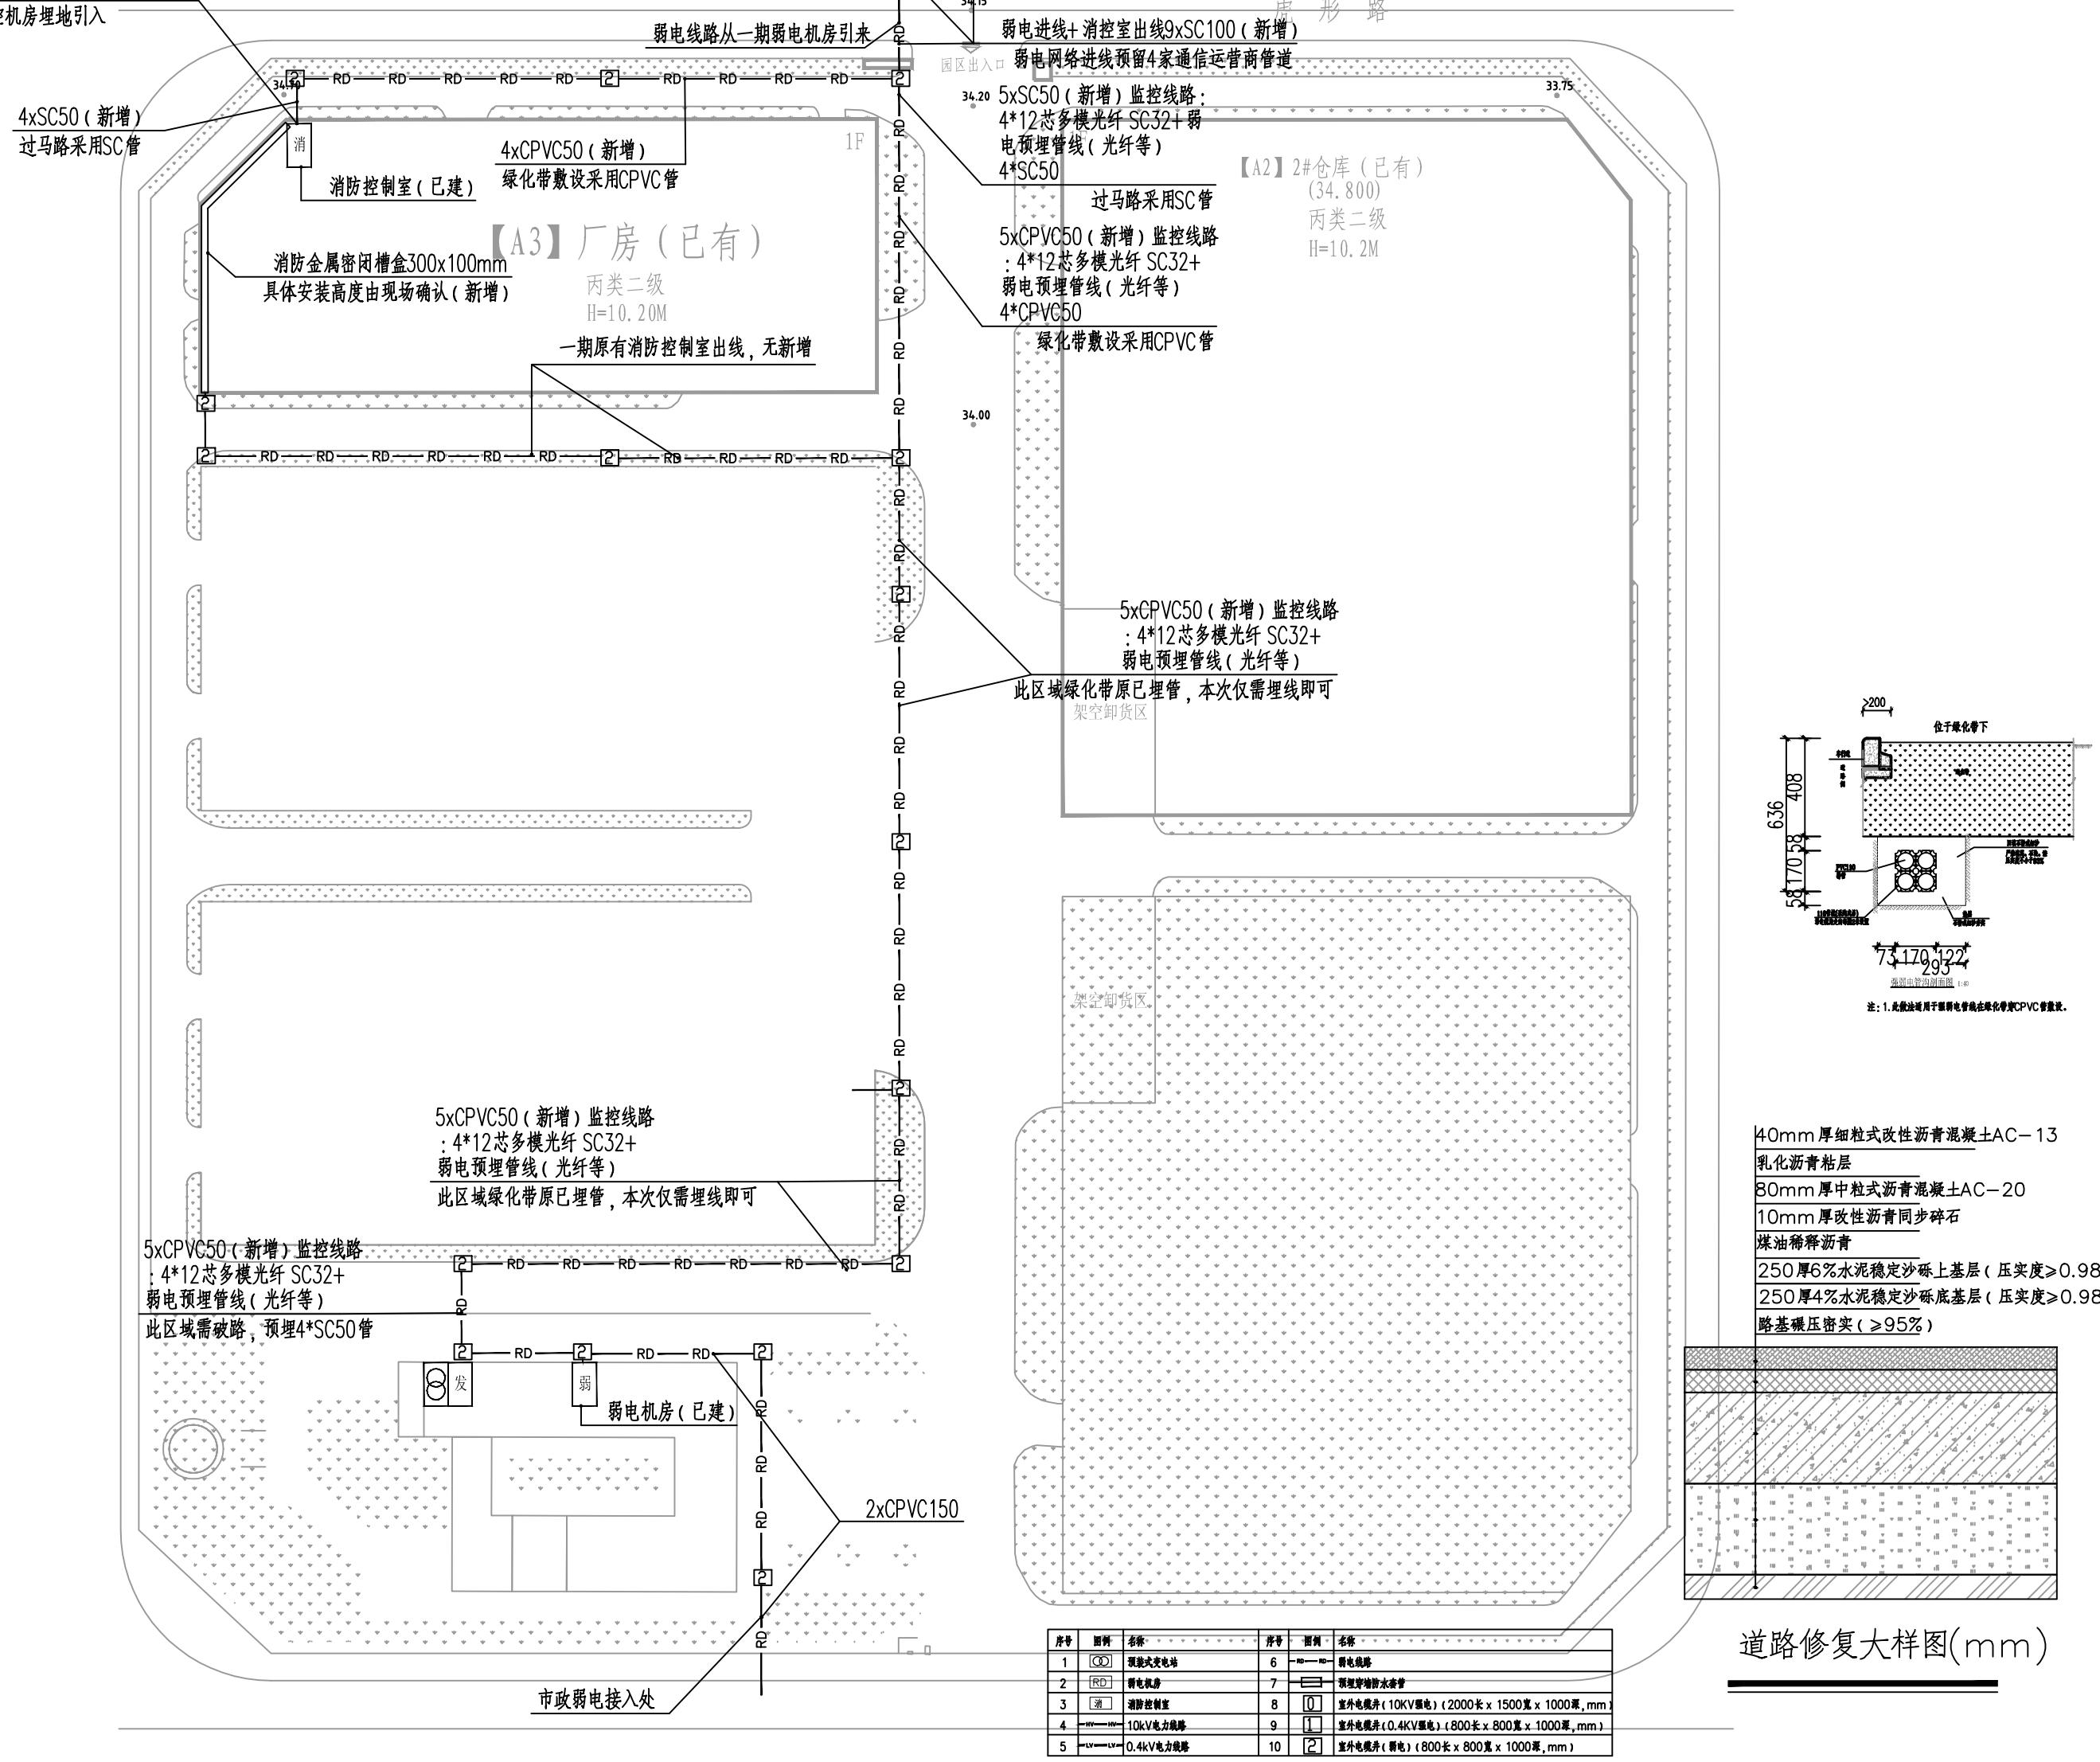

电气弱电总图 1:1

项目名称 PROJECT NAME	进口农产品分拣中心项目	
建设单位 CLIENT	岳阳邦盛实业有限公司	
图名 SHEET NAME	电气弱电总图	图号 SHEET NO.
专业 DISCIPLINE	电气	张数 SHEET COUNT
比例 SCALE	1:1	日期 DATE